

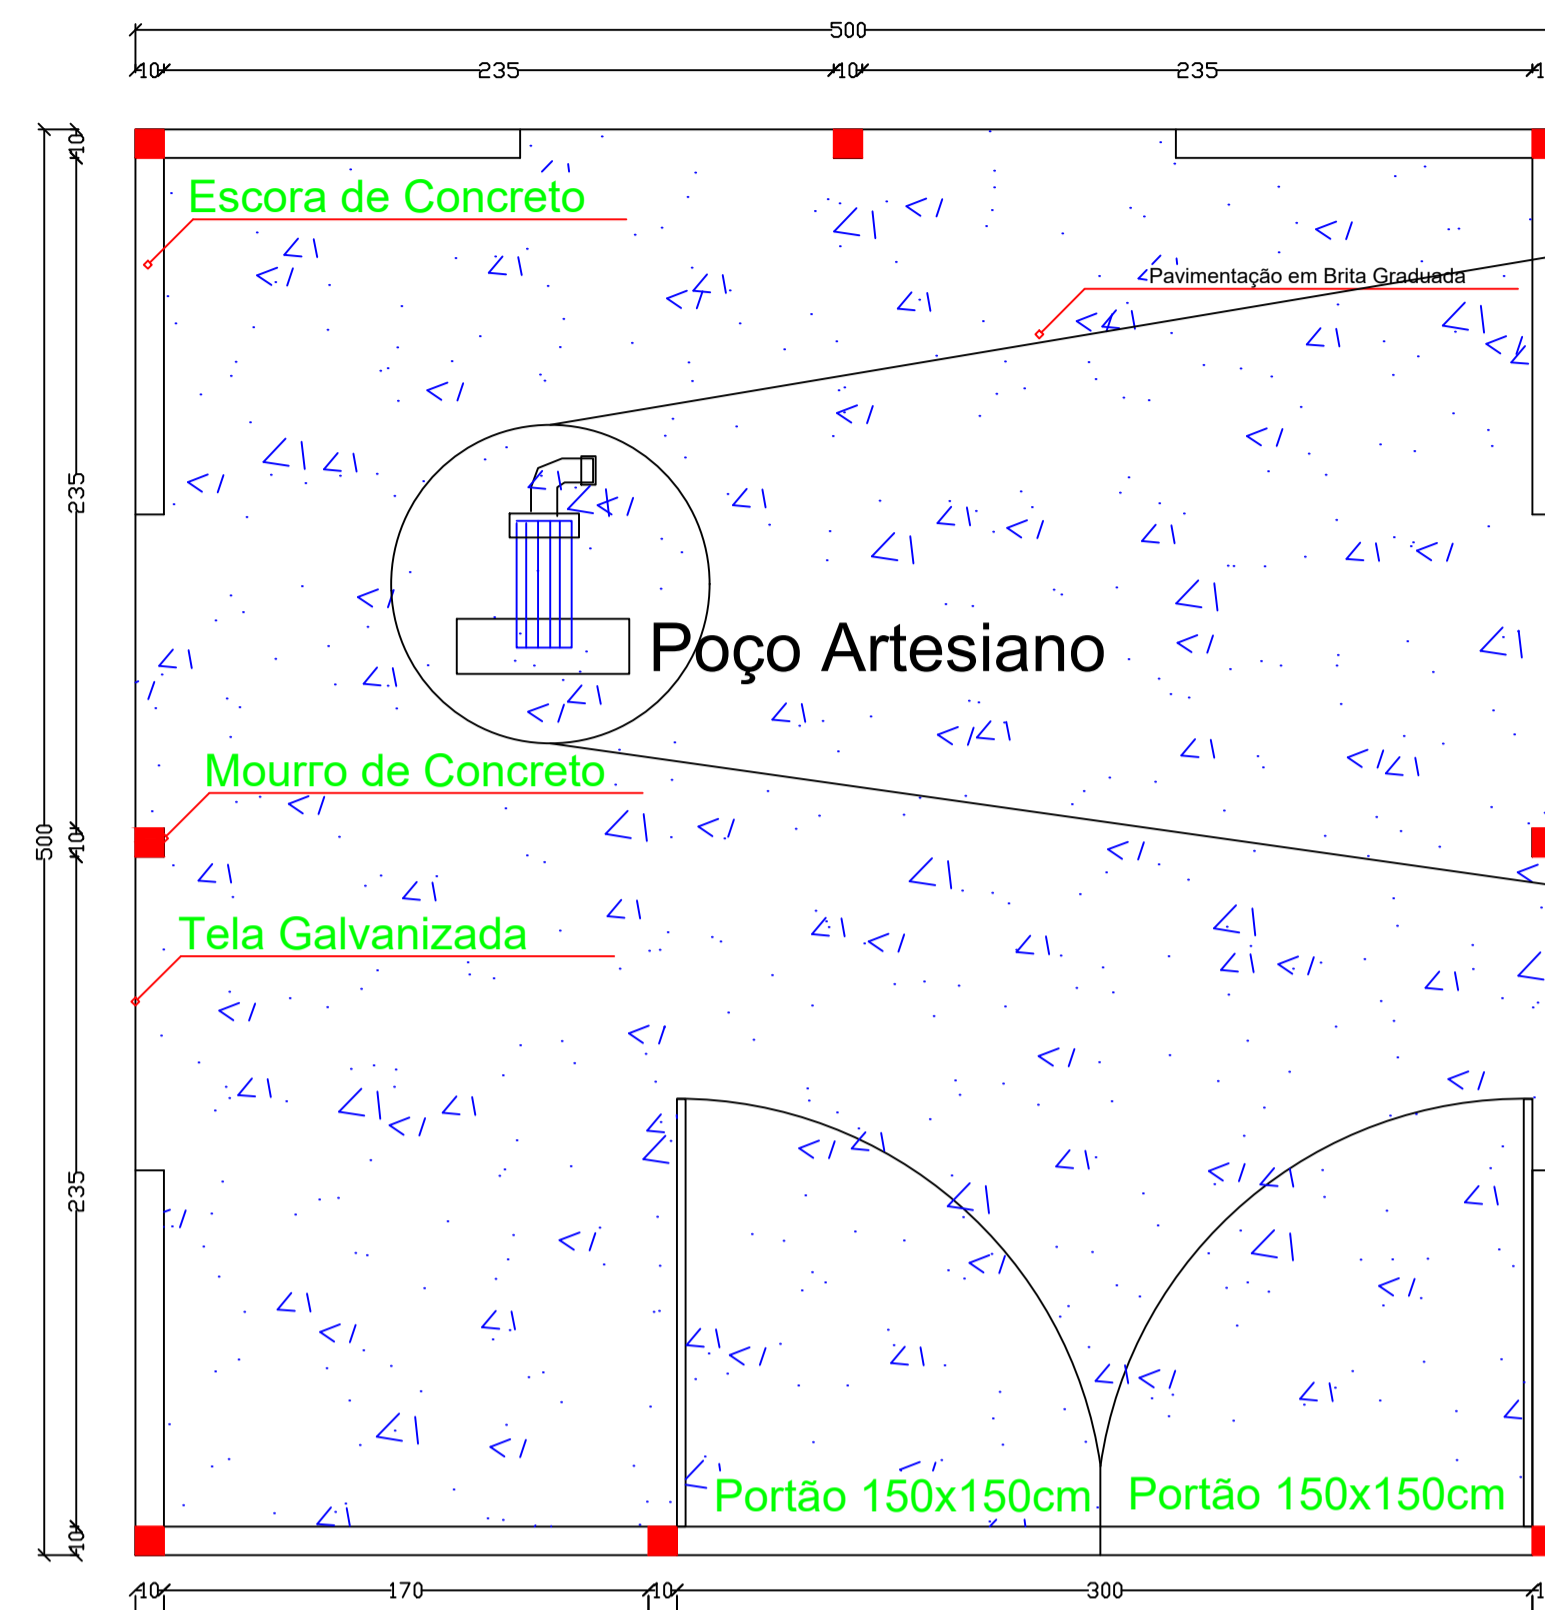
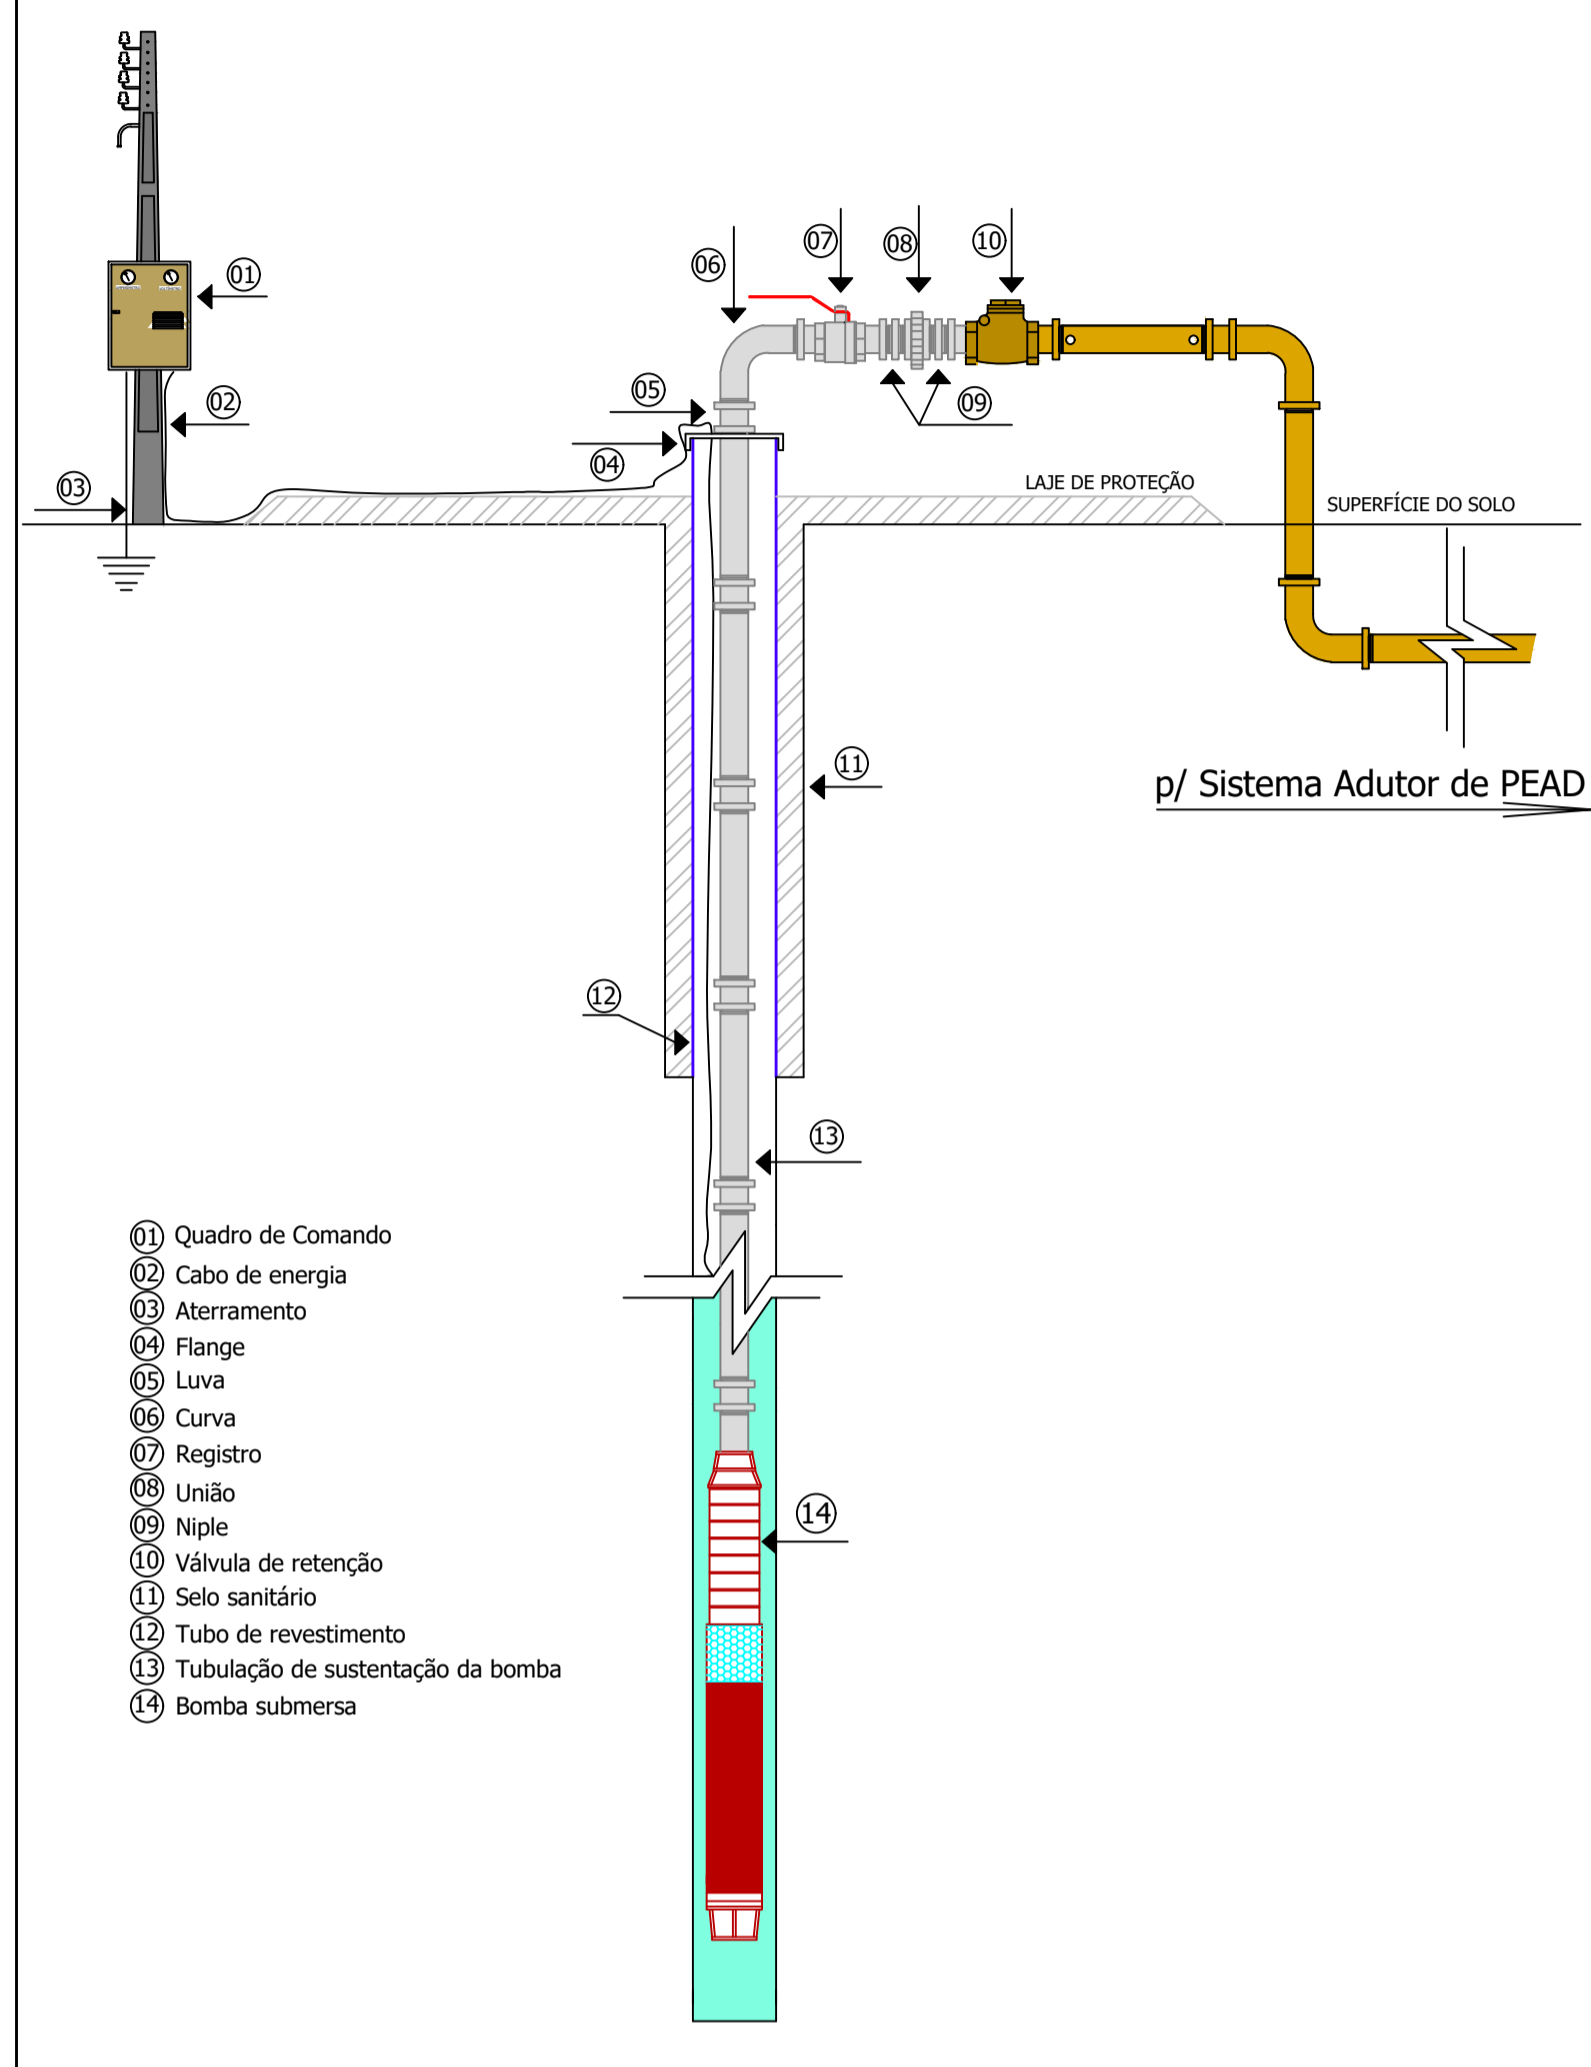



Instalação Poço Artesiano

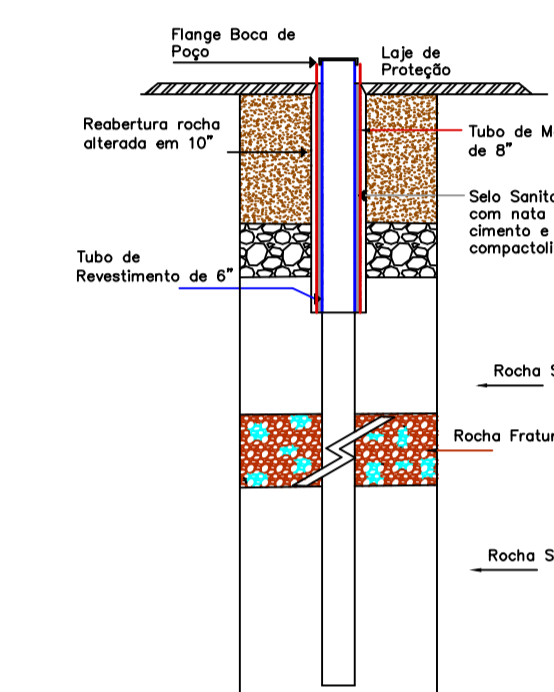

Planta Baixa da Cerca Proteção do Poço Artesiano
escala 1:25

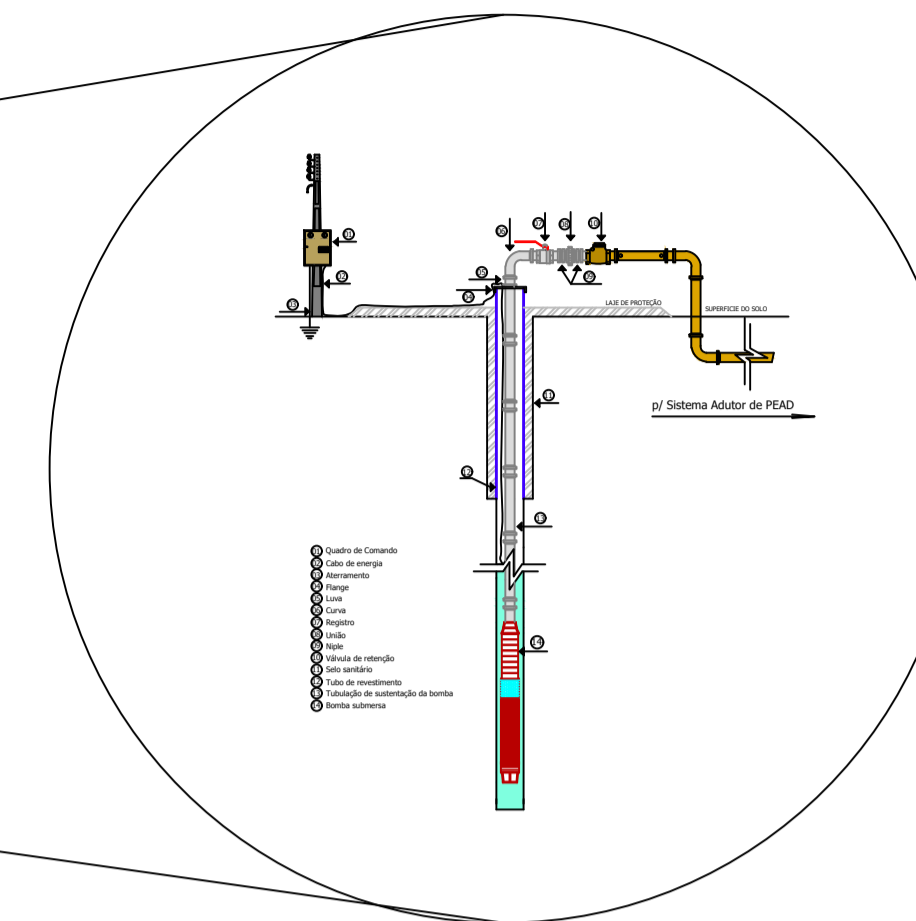

Portão Duplo 1,5m x 1,5m
Quadro Metálico c/
Tela Galvanizada

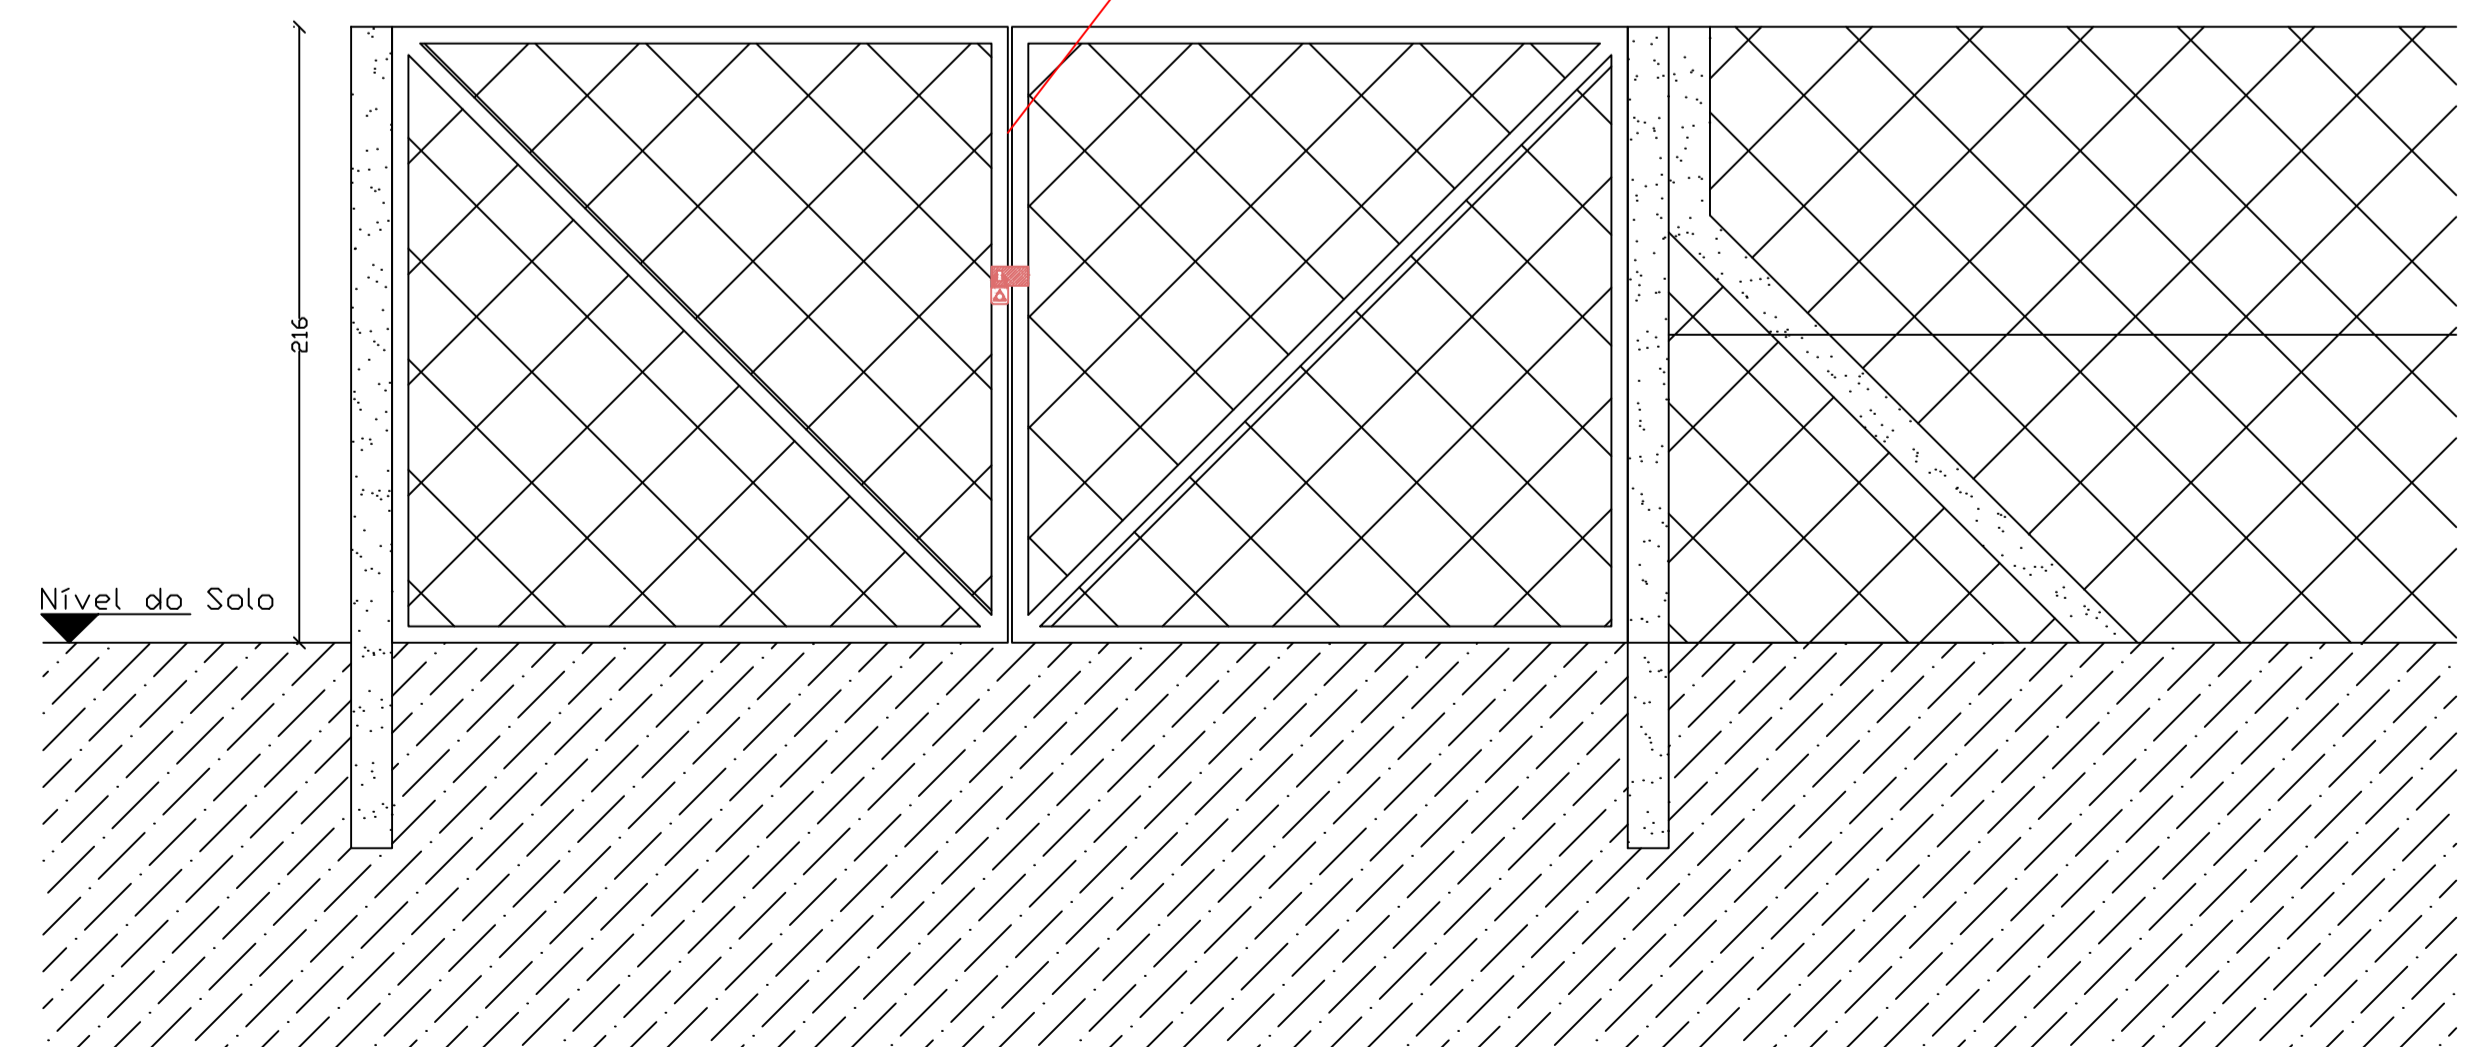

Detalhe Cercado

Interessado:	Município de Romelândia / SC	
Obra:	Sistema de Abastecimento de Água	
RESP. TÉCNICO:	JOAQUIM MANOEL DOMINGUES JUNIOR Engenheiro Civil CREA/SC nº 029935-9	
Detalhes:	Instalação do Poço Artesiano e Proteção	
Escala:	1:50	Data: Fevereiro/2022
		Planta: 02/03
Local da Obra:	Linhas Sargento e São João Batista -Interior - Romelândia/SC	