





Instalação Poço Artesiano

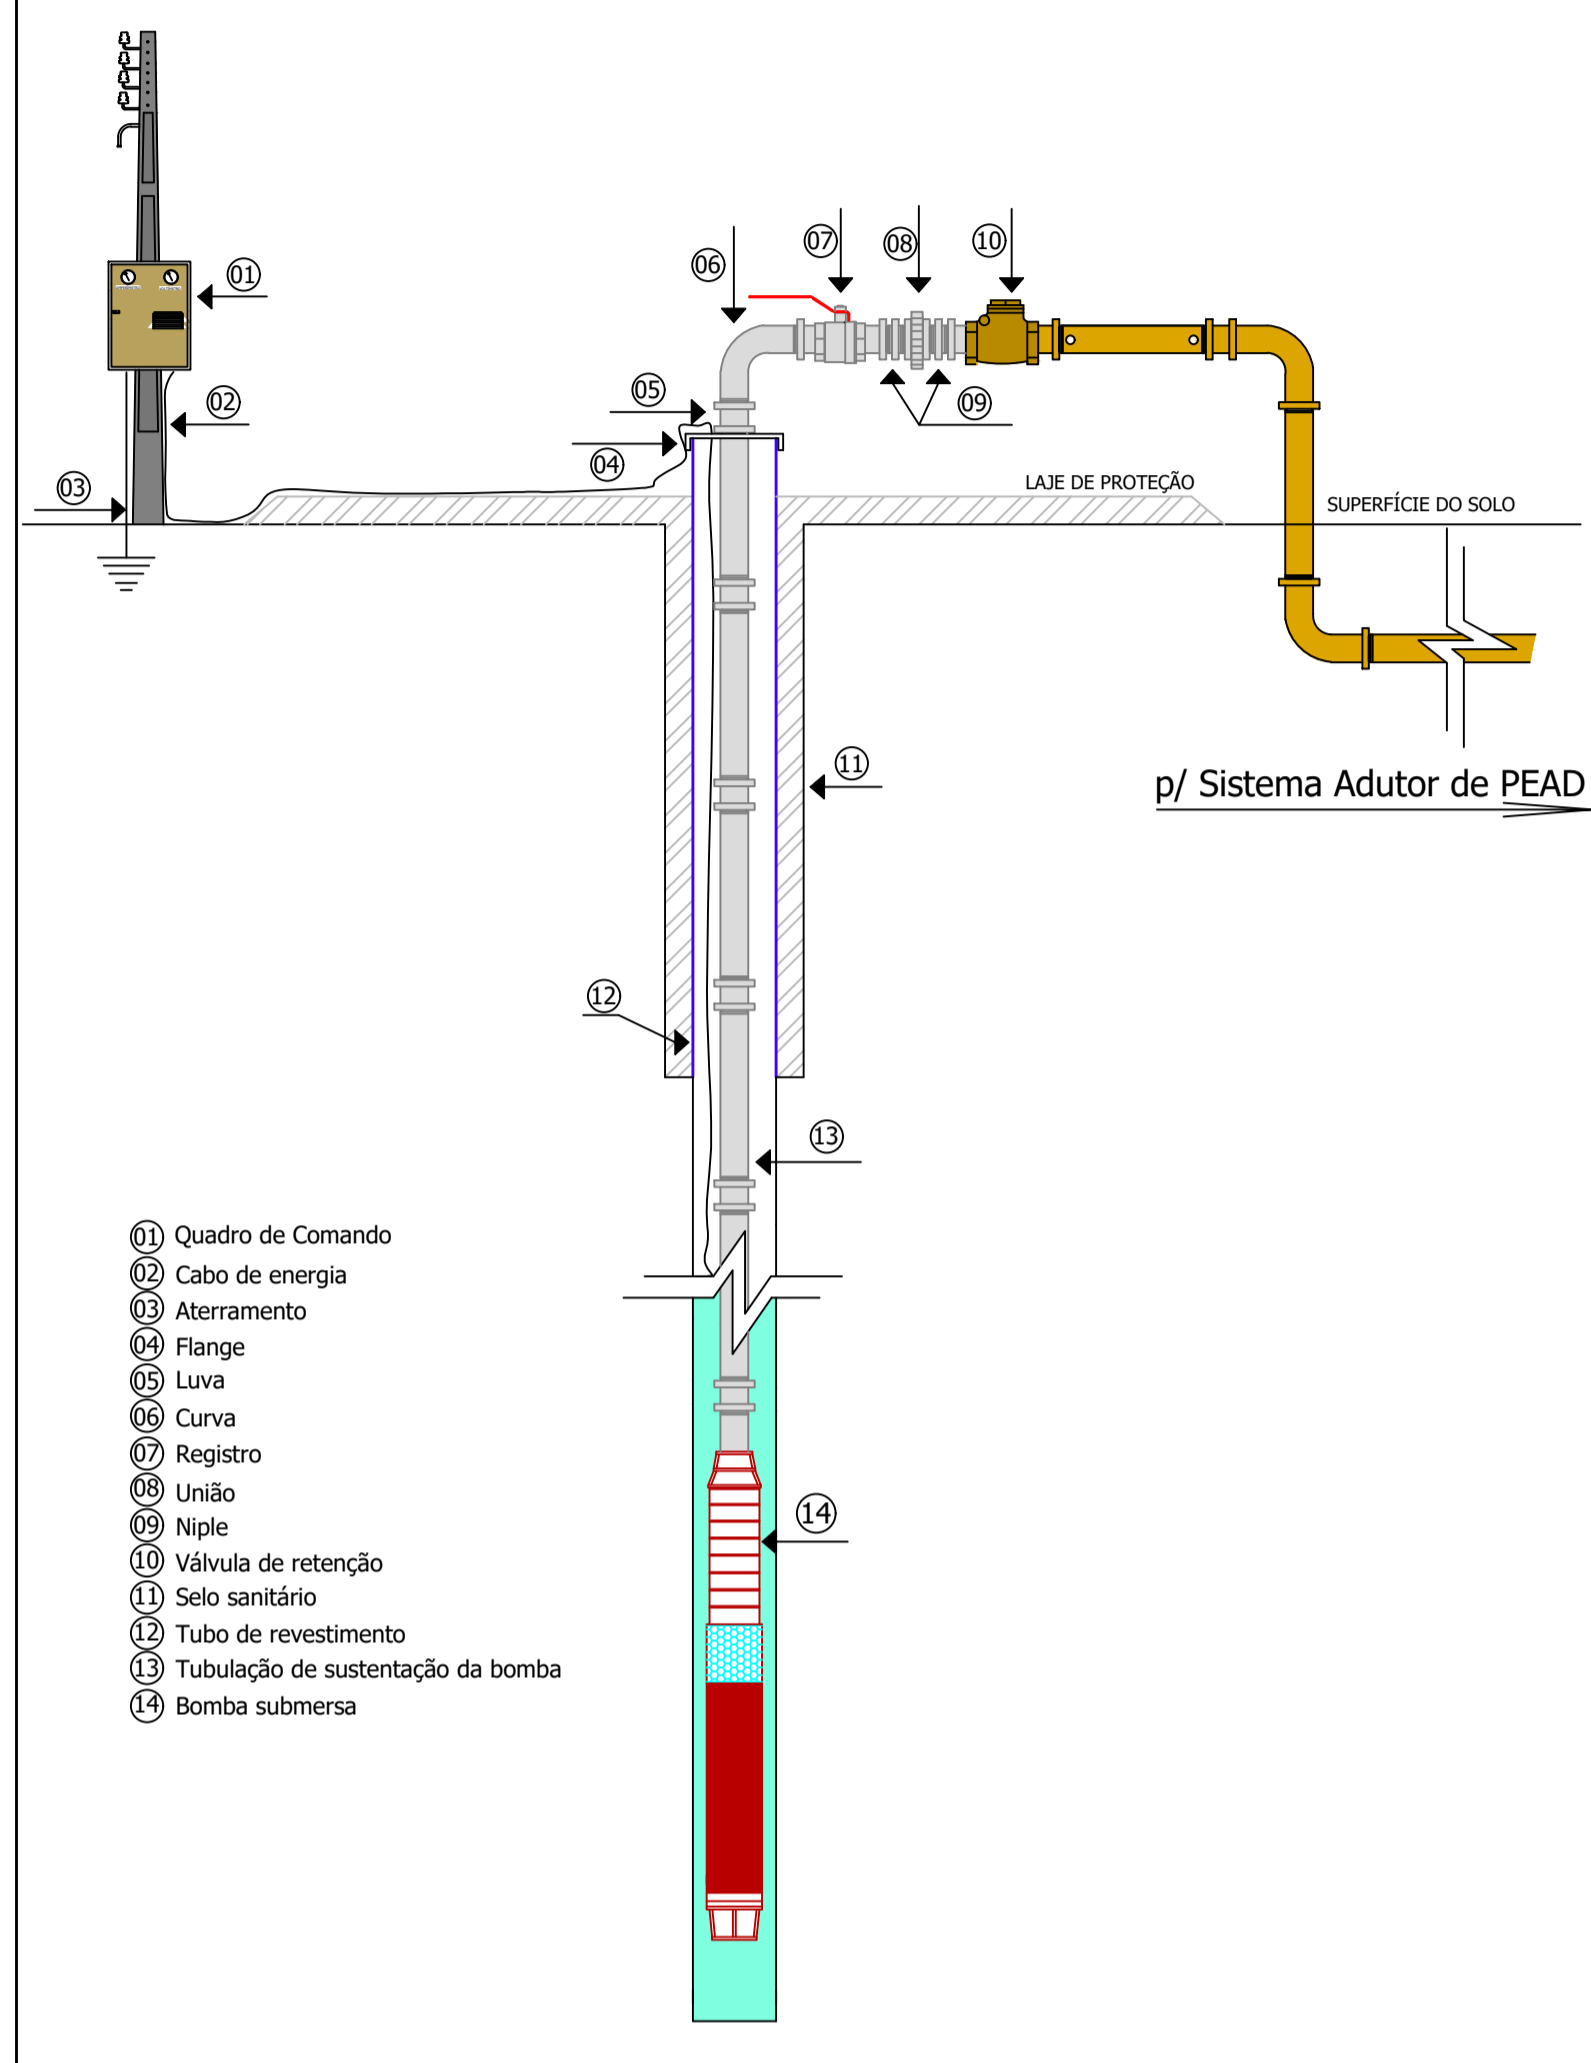


- 01 Quadro de Comando
- 02 Cabo de energia
- 03 Aterramento
- 04 Flange
- 05 Luva
- 06 Curva
- 07 Registro
- 08 União
- 09 Niple
- 10 Válvula de retenção
- 11 Selo sanitário
- 12 Tubo de revestimento
- 13 Tubulação de sustentação da bomba
- 14 Bomba submersa

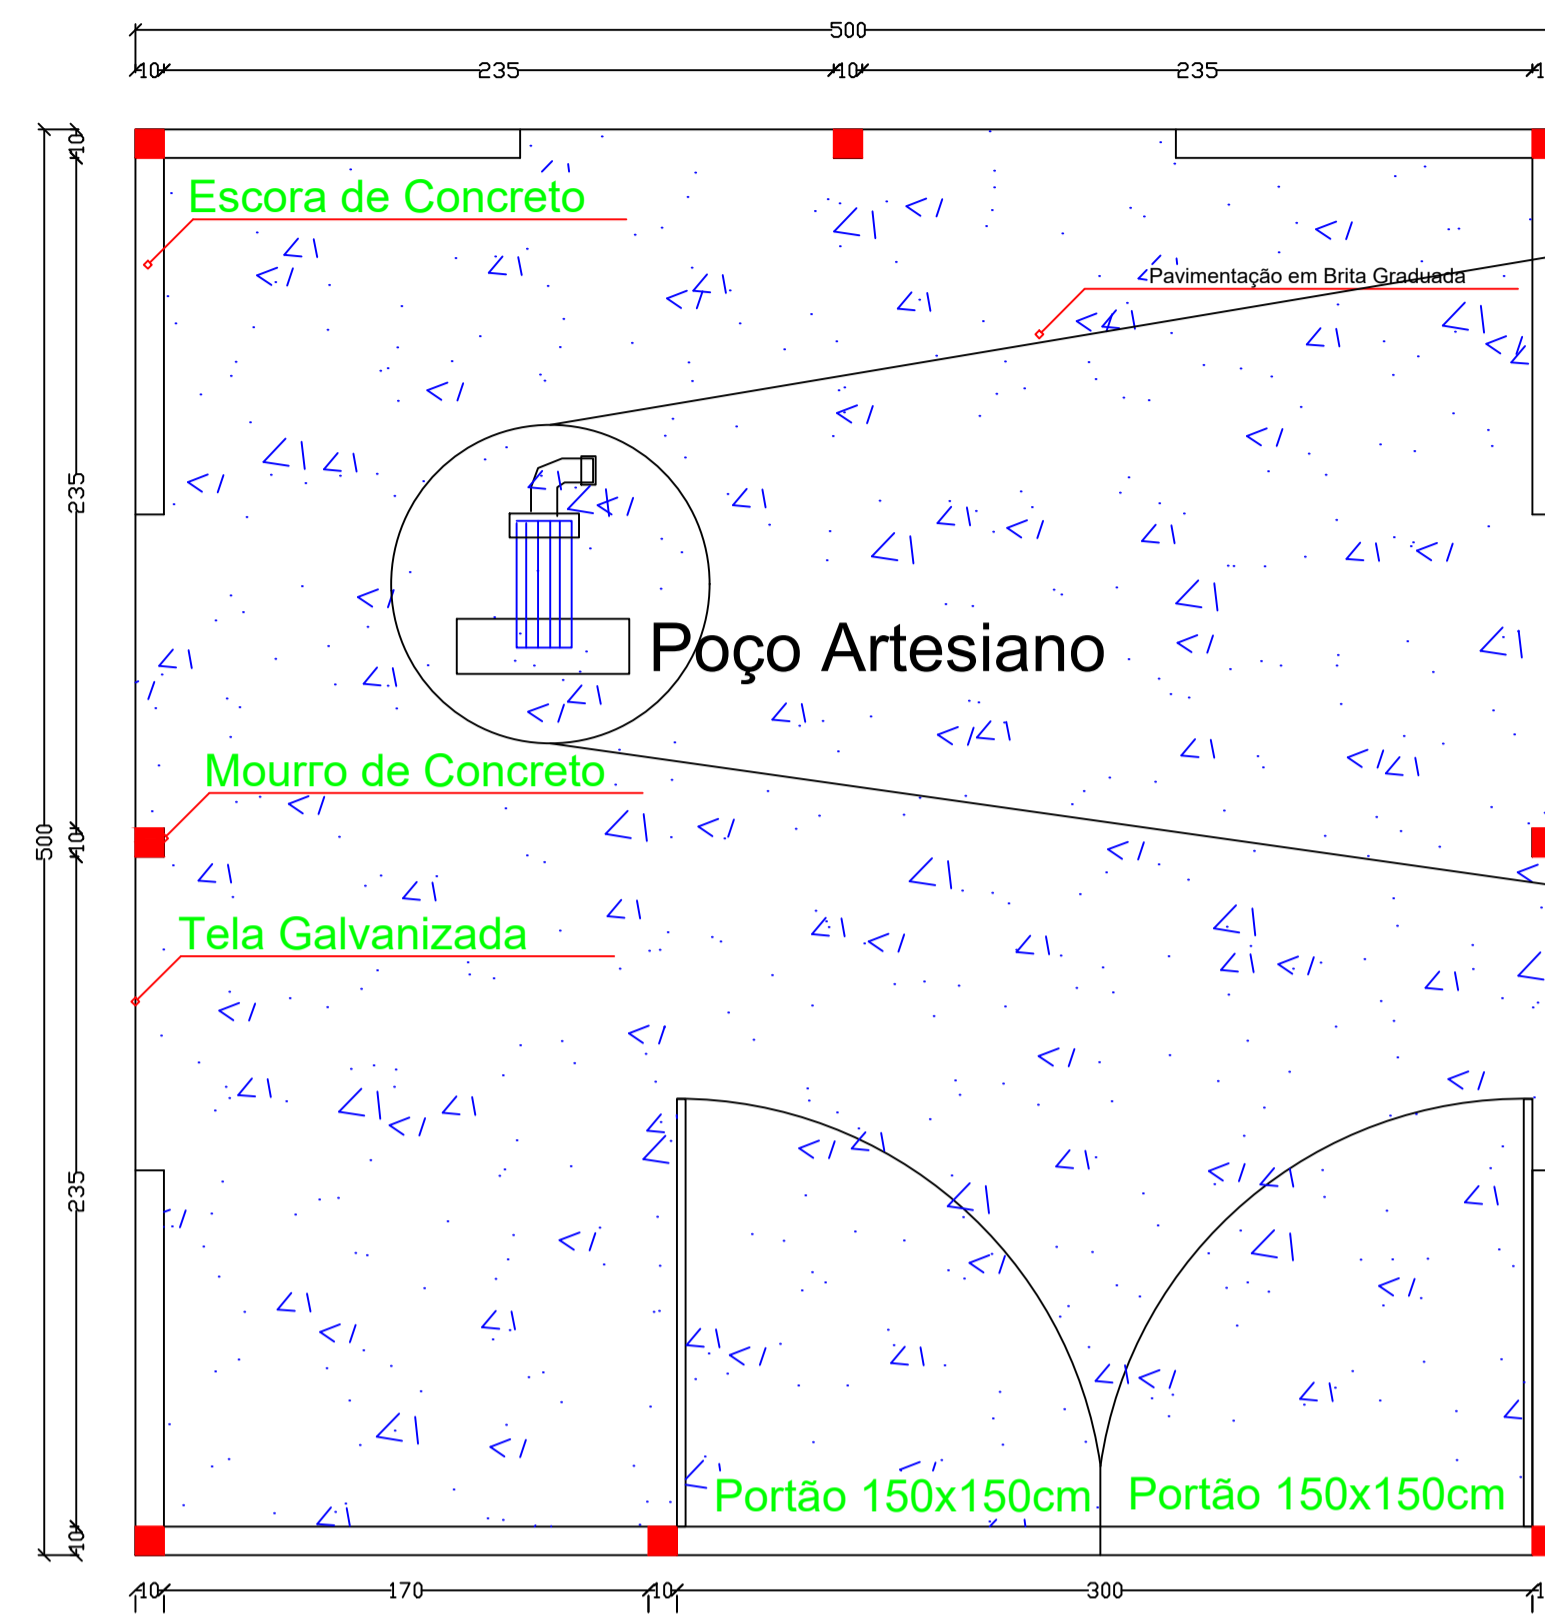

Planta Baixa da Cerca Proteção do Poço Artesiano
escala 1:25

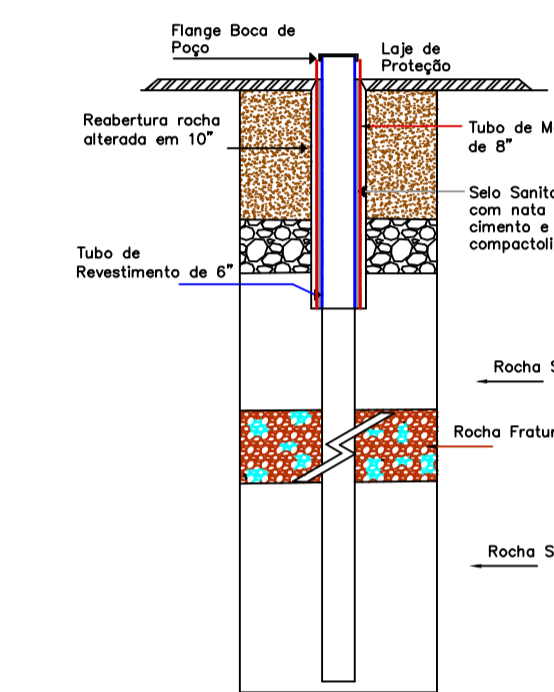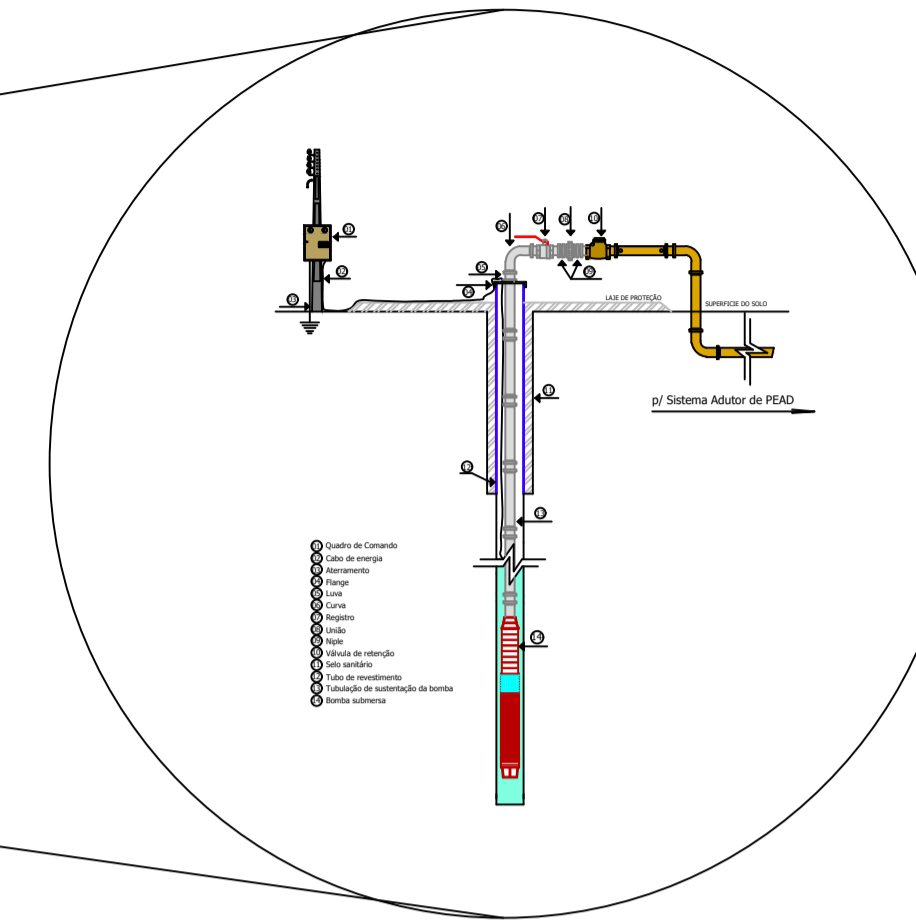

Portão Duplo 1,5m x 1,5m
Quadro Metálico c/
Tela Galvanizada

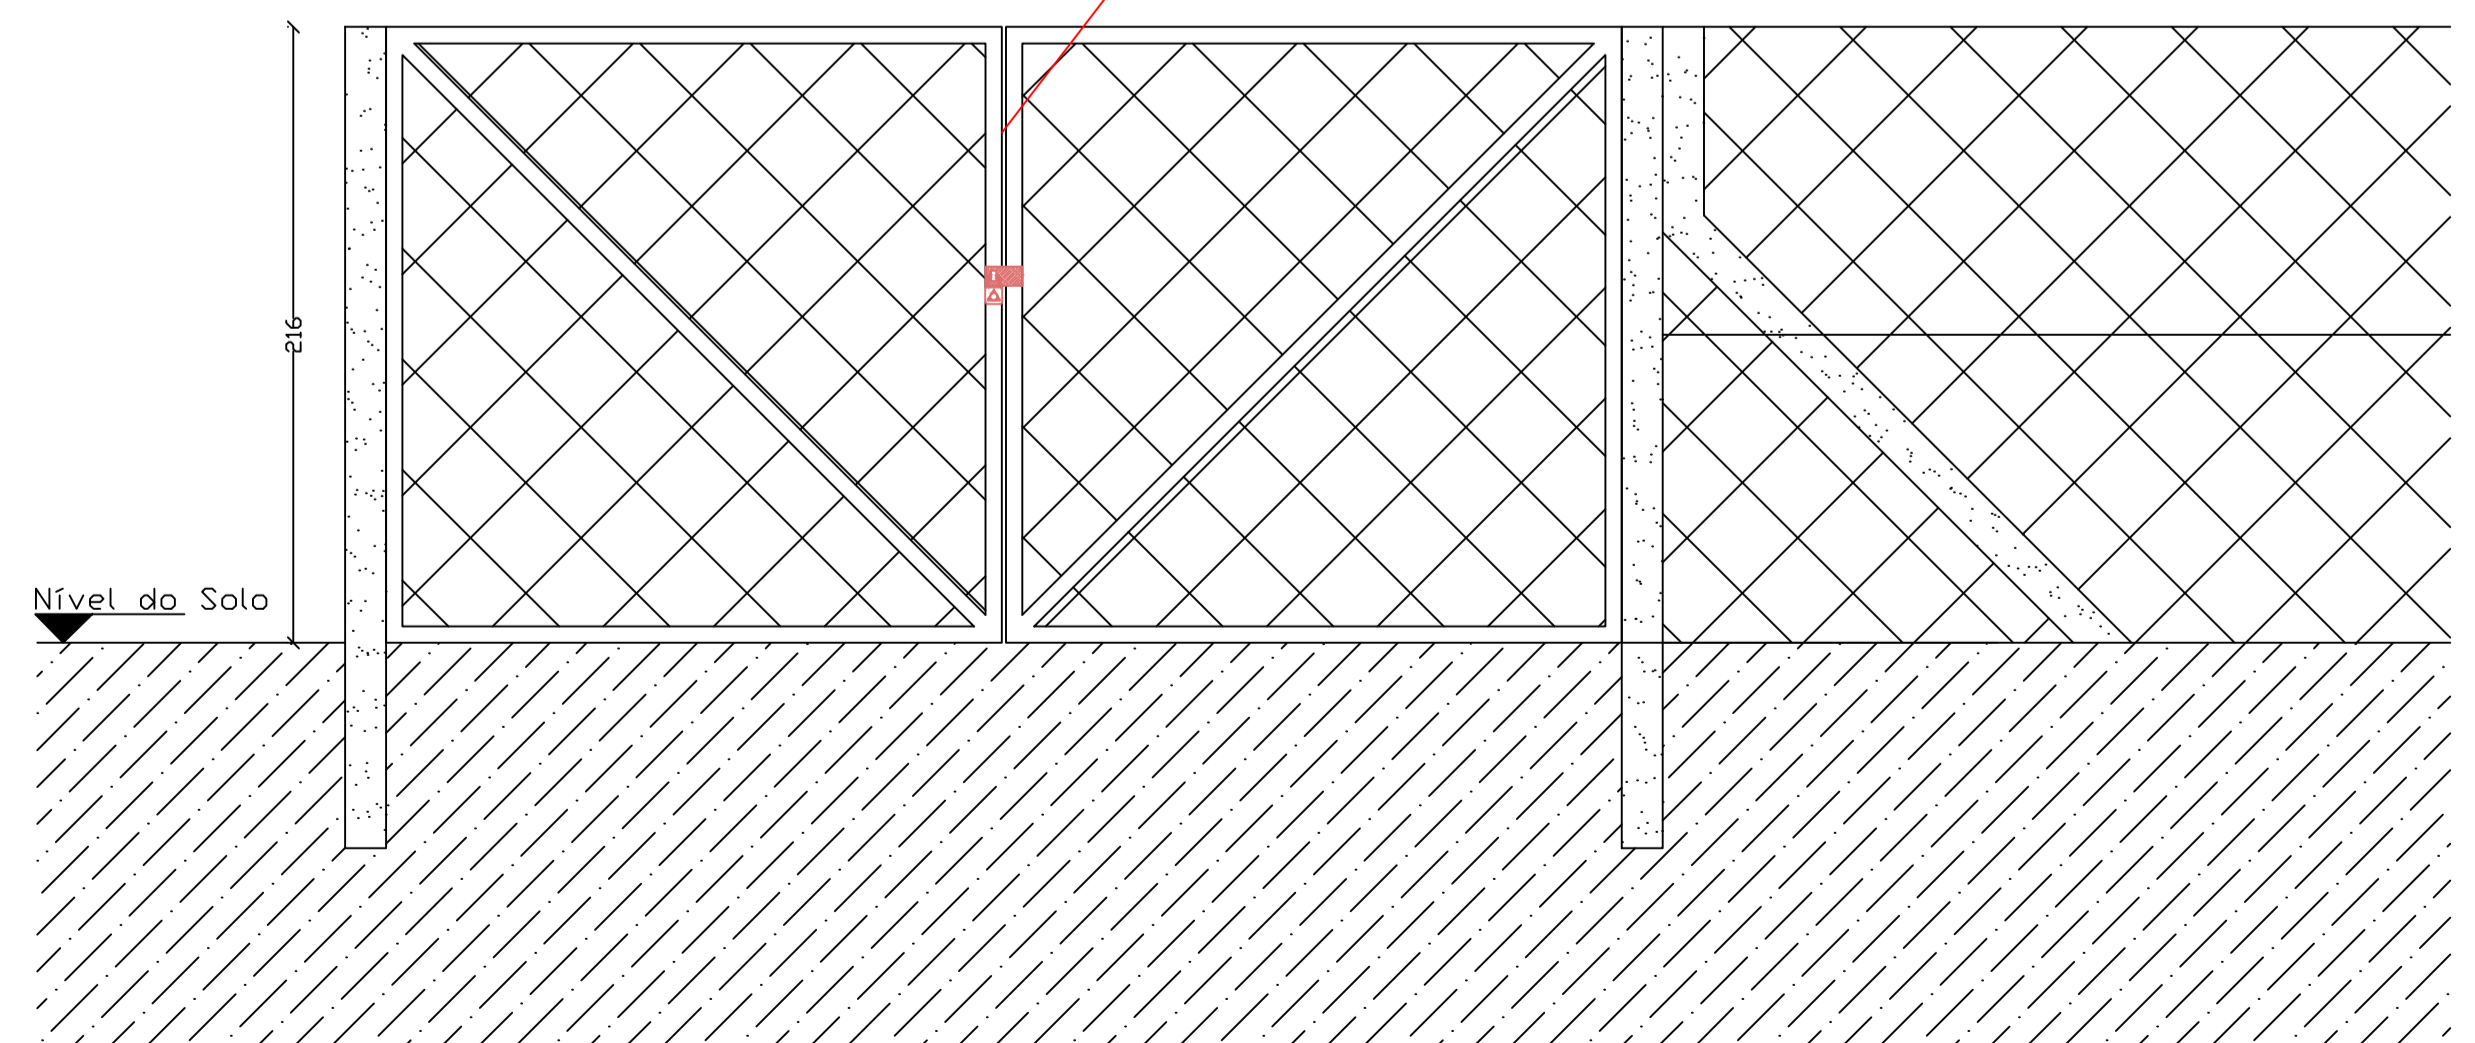

Detalhe Cercado

Interessado:	Município de Romelândia / SC	
Obra:	Sistema de Abastecimento de Água	
RESP. TÉCNICO:	JOAQUIM MANOEL DOMINGUES JUNIOR Engenheiro Civil CREA/SC nº 029935-9	
Detalhes:	Instalação do Poço Artesiano e Proteção	
Escala:	1:50	Data: Fevereiro/2022 Planta: 02/03
Local da Obra:	Linha São Cristovão - Interior - Romelândia / SC	