


1 PLANTA BAIXA - POÇO/CAVALETE

ESCALA 1/25

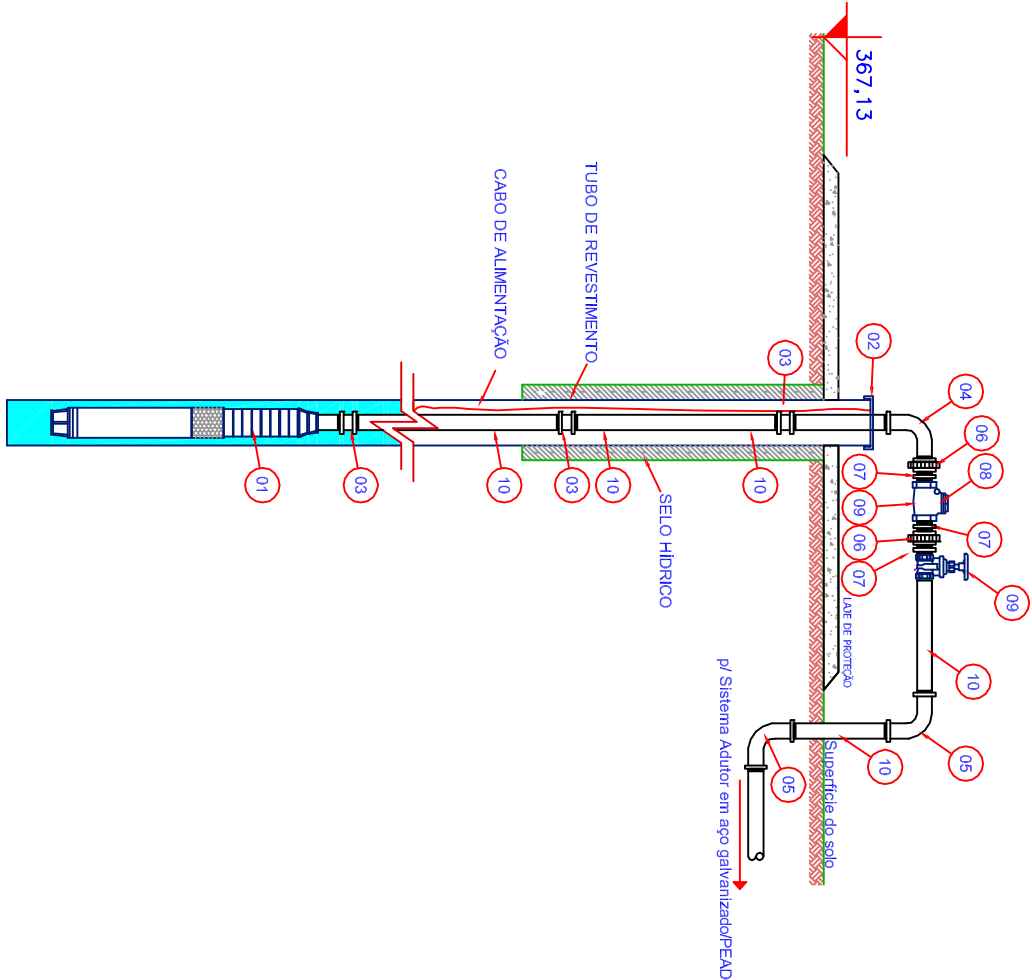


2 CORTE - POÇO/CAVALETE

ESCALA 1/25

ITEM	MAT.	DN	DESCRIÇÃO	COMP. (m)	QUANT.
1	-	-	Bomba Submersa	-	1
2	-	-	Tampo do Poço	-	1
3	PVC	1.1/2"	Linha Rascável	-	11
4	PVC	1.1/2"	Curva Macho e Fêmea 90°	-	1
5	PVC	1.1/2"	Curva Fêmea 90°	-	2
6	PVC	1.1/2"	União	-	2
7	PVC	1.1/2"	Niple Duplo	-	3
8	Bronze	1.1/2"	Válvula de Retenção Portinhola Única	-	1
9	PVC	1.1/2"	Registro de Coveia	-	1
10	PVC	1.1/2"	Tubo	6,00	1

RELAÇÃO DE MATERIAIS DO POÇO/CAVALETE

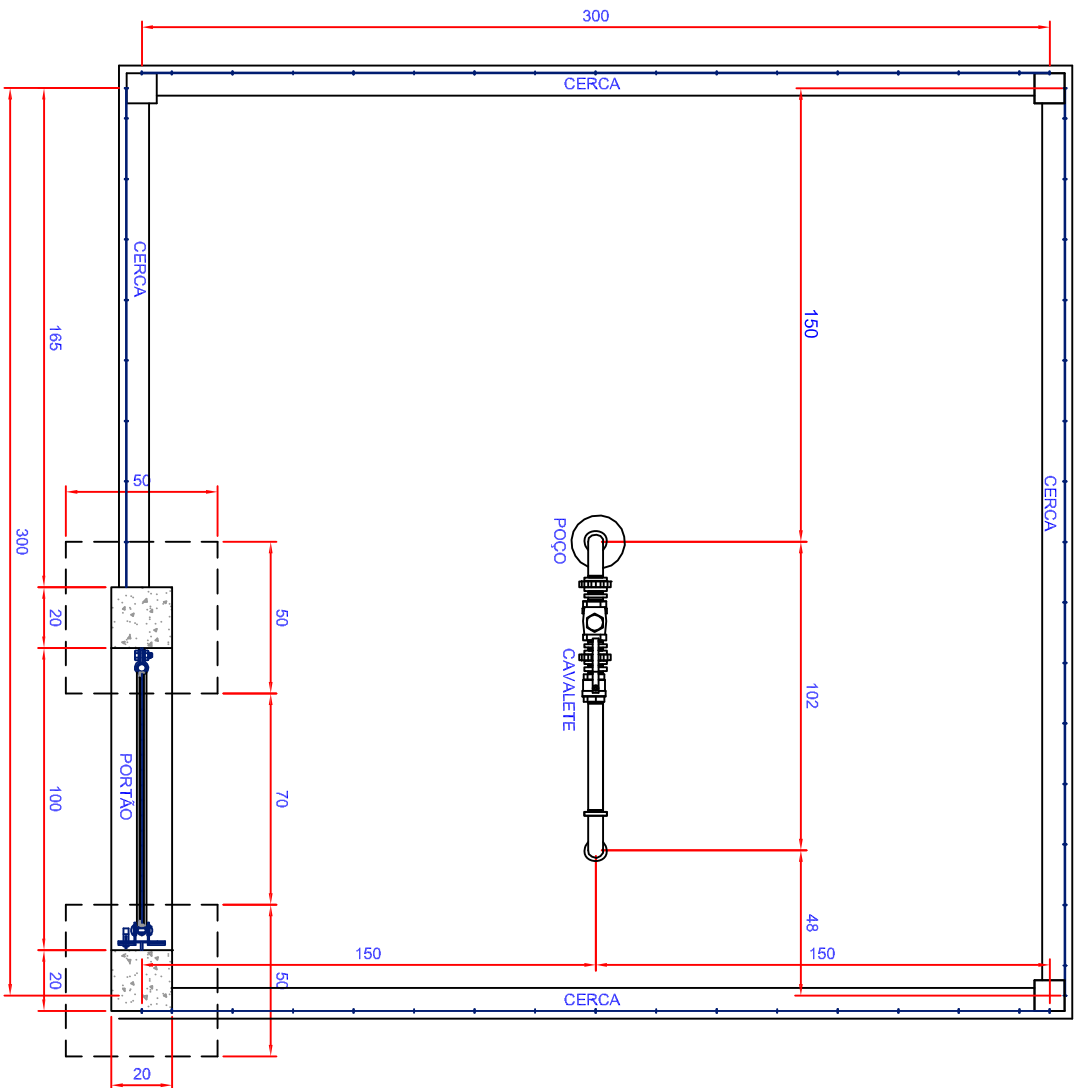

3 LOCAÇÃO

ESCALA 1/25

NORTE		SITUAÇÃO	
Nº	REVISÃO / RESPONSÁVEL	DATA	
0	EMISSÃO ORIGINAL	JUN/2019	
		PROPRIETÁRIO: Município de Romelândia	
TÍTULO: SISTEMA DE ABASTECIMENTO DE ÁGUA		LOCAL: REDE DE ABASTECIMENTO DE ÁGUA	
Projeto: Engenharia, Arquitetura e Meio Ambiente Rua: ... Cidade: ...		PROPRIETÁRIO: Comunidade de Linha Salinho e Linha Formosa	
RESPONSÁVEL TÉCNICO: [Assinatura]		PROPRIETÁRIO: POÇO - CAVALETE E CERCADO	
PROJETO: [Assinatura]		PROPRIETÁRIO: [Assinatura]	
ESCALA: 1:1.000	PROJETO: [Assinatura]	DATA: JUN/19	ARQ: 01/03